


ZK+P

$P_s = 13\text{KW}$

RP-4x18

TB

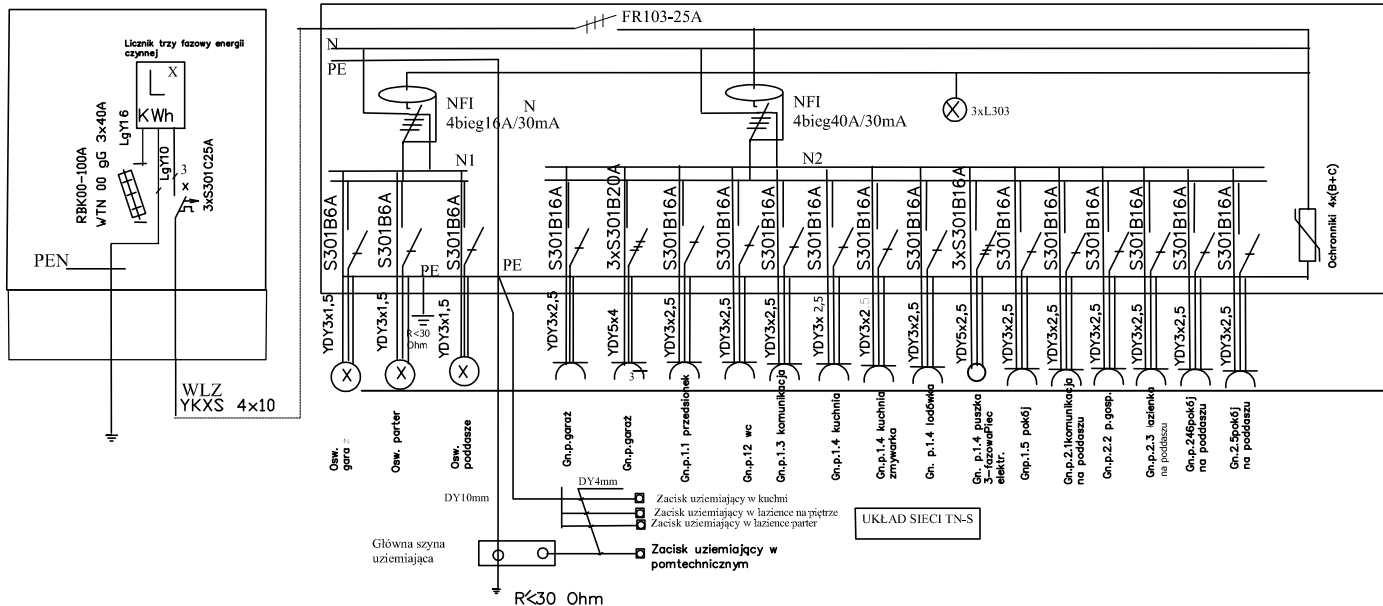

<h1>EB PROJEKT</h1>		
45-349 Opole ul. Fabryczna 1		tel. 660 721 438, 509 832 354
e-mail : biuro@ebprojekt.com		
OBIEKT	BUDYNEK MIESZKALNY JEDNORODZINNY DWULOKALOWY W ZABUDOWIE BLIŹNIACZEJ Z WBUDOWANYM GARAŻEM nr.1	DATA 04.2017
TEMAT	Schemat ideowy zasilania	SKALA 1:100
ADRES	Dobrzeń Wielki ul. Irysowa dz.nr. 2571/343,2572/343,2570/343, 580/428,2579/428,2578/428,2581/428,1798/428 obręb ewidencyjny: 0035 Dobrzeń Wielki, Jednostka ewidencyjna: 160903_2 Dobrzeń Wielki	NR.RYS. E1
BRANŻA	INSTALACJE ELEKTRYCZNE	
PROJEKTANT	mgr inż. Wacław Waczyński spec. instalacje elektryczne upr. nr. 166/77/Op	
OPRACOWAŁ		
KIEROWNIK PRACOWNI	mgr inż. Eugeniusz Baraniecki spec. konstrukcyjno - budowlana upr. nr. 162/92/Op upr. nr. 169/91/Op	