


ZK+8P

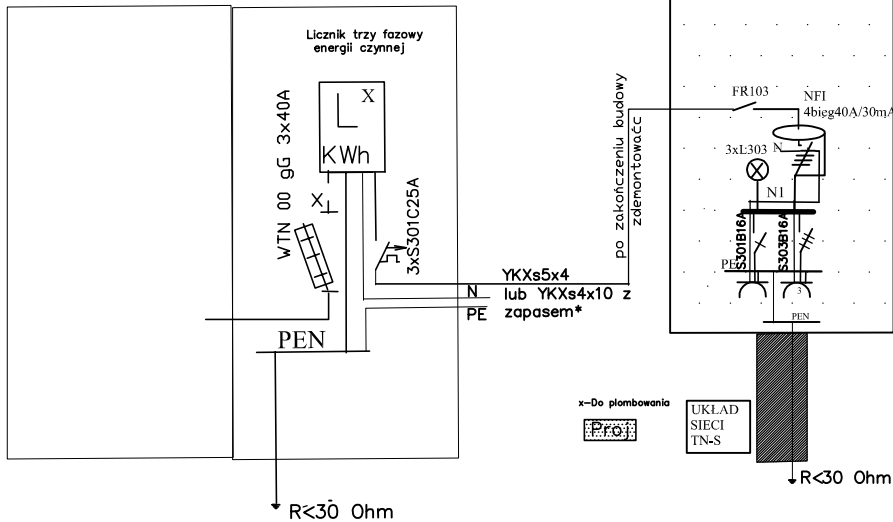

Rozdzielnica budowlana RB2  
zamocowana na słupku  
drewnianym 1m nad ziemią  
Zasilanie Placu budowy

\* Kabel długość docelowa utożony z zapasem  
po zakończeniu budowy wprowadzić do budynku

<h1>EB PROJEKT</h1>		
45-349 Opole ul. Fabryczna 1		tel. 660 721 438, 509 832 354
e-mail : <a href="mailto:biuro@ebprojekt.com">biuro@ebprojekt.com</a>		
OBIEKT	BUDYNEK MIESZKALNY JEDNORODZINNY DWULOKALOWY W ZABUDOWIE BLIŹNIACZEJ Z WBUDOWANYM GARAŻEM nr.1	DATA 04.2017
TEMAT	Schemat ideowy zasilania placu budowy	SKALA 1:100
ADRES	Dobrzeń Wielki ul. Irysowa dz.nr. 2571/343,2572/343,2570/343, 580/428,2579/428,2578/428,2581/428,1798/428 obręb ewidencyjny: 0035 Dobrzeń Wielki, Jednostka ewidencyjna: 160903_2 Dobrzeń Wielki	NR.RYS. E1/P
BRANŻA	<b>INSTALACJE ELEKTRYCZNE</b>	
PROJEKTANT	mgr inż. Waclaw Waczyński spec. instalacje elektryczne upr. nr. 166/77/Op	
OPRACOWAŁ		
KIEROWNIK PRACOWNI	mgr inż. Eugeniusz Baraniecki spec. konstrukcyjno - budowlana upr. nr. 162/92/Op upr. nr. 169/91/Op	