


ZK+8P

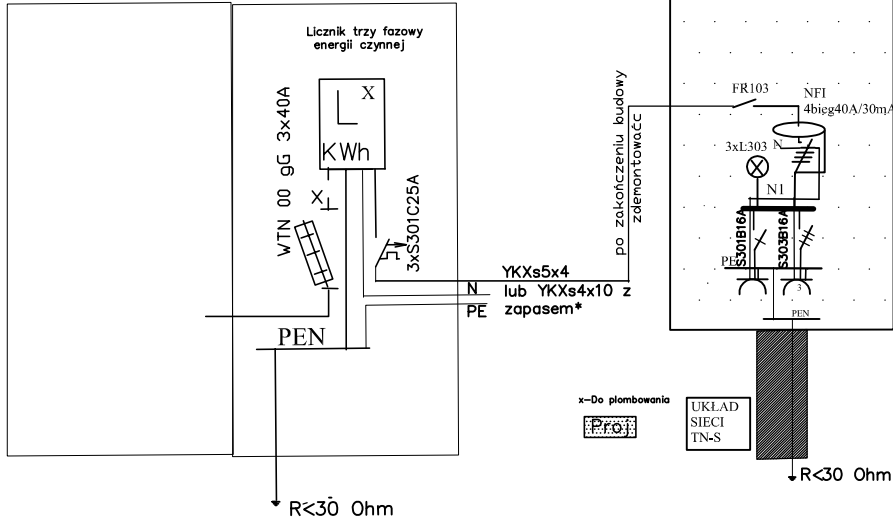

\* Kabel długość docelowa utożony z zapasem po zakończeniu budowy wprowadzić do budynku

# EB PROJEKT

45-349 Opole ul. Fabryczna 1

tel. 660 721 438, 509 832 354

e-mail : [biuro@ebprojekt.com](mailto:biuro@ebprojekt.com)

OBIEKT	BUDYNEK MIESZKALNY JEDNORODZINNY DWULOKALOWY W ZABUDOWIE BLIŹNIACZEJ Z WBUDOWANYM GARAŻEM nr.1	DATA 04.2017
TEMAT	Schemat ideowy zasilania placu budowy	SKALA 1:100
ADRES	Dobrzeń Wielki ul.Irysowa dz.nr. 2571/343,2572/343,2570/343, 580/428,2579/428,2578/428,2581/428,1798/428 obręb ewidencyjny: 0035 Dobrzeń Wielki, Jednostka ewidencyjna: 160903_2 Dobrzeń Wielki	NR.RYS. E1/P
BRANŻA	<b>INSTALACJE ELEKTRYCZNE</b>	
PROJEKTANT	mgr inż. Wacław Waczyński spec. instalacje elektryczne upr. nr. 166/77/Op	
OPRACOWAŁ		
KIEROWNIK PRACOWNI	mgr inż. Eugeniusz Baraniecki spec. konstrukcyjno - budowlana upr. nr. 162/92/Op upr. nr. 169/91/Op	