



Pomiar istniejący

Ps=13kW

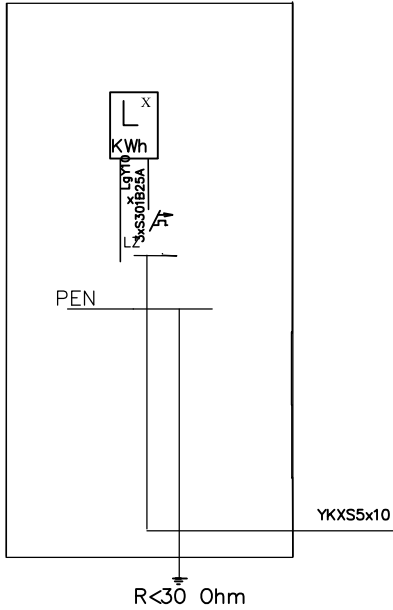

TB1 Parter

R P2x18

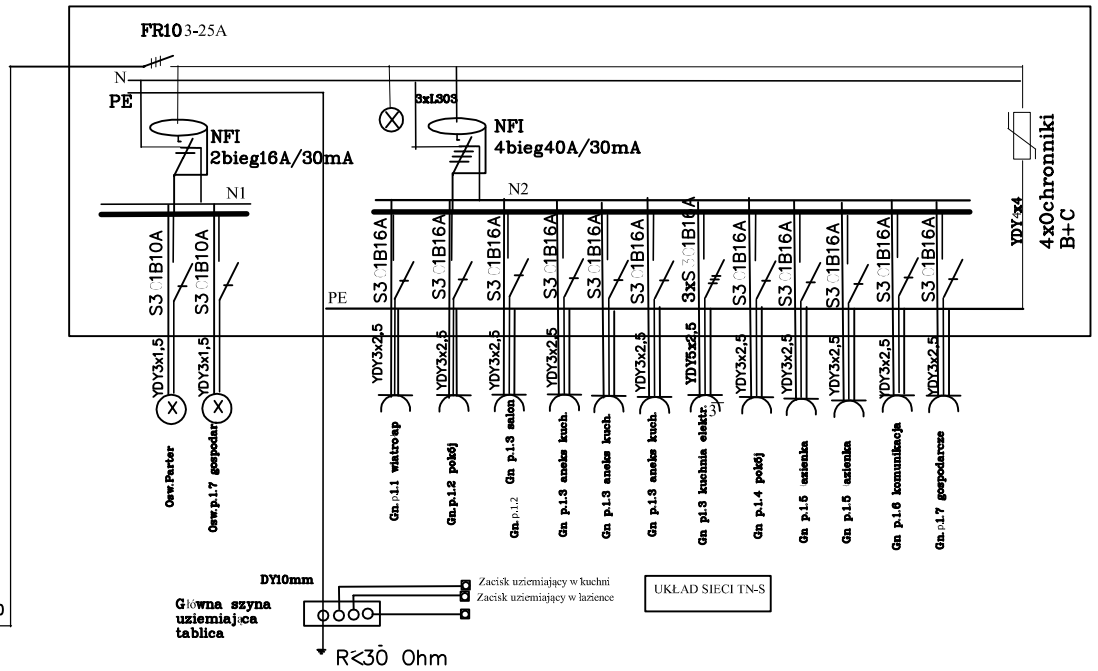

-Do plombowania
E.PROJEKT

	45 - 371 Opole ul. Orłąt Lwowskich 37/1 tel. 660 721 438 509 832 354 biuro@ebprojekt.com www.ebprojekt.com NIP : 754-107-62-31		
	STADIUM PROJEKTU	PROJEKT BUDOWLANY	DATA 06.2020
OBIEKT	BUDYNEK MIESZKALNY JEDNORODZINNY DWULOKALOWY Z CZĘŚCIĄ GOSPODARCZĄ	SKALA 1:100	NR.RYS. E1.1
TEMAT	SCHEMAT IDEOWY ZASILANIA		
ADRES	Dobrzeń Wielki ul. Irysowa dz.nr.3261/428, 3262/428 AM 3 Jednostka ewidencyjna : 160903_2 Dobrzeń Wielki Obszar ewidencyjny : 0035 Dobrzeń Wielki		
BRANŻA	INSTALACJE ELEKTRYCZNE		
PROJEKTANT	mgr inż. Wacław Waczyński upr. nr. 166/77/Op specjalność inst. elektryczne		
OPRACOWAŁ			
KIEROWNIK PRACOWNI	mgr inż. Eugeniusz Baraniecki upr. nr. 162/92/Op , 169/91/Op specjalność konstrukcyjno-budowlana		
Opracowanie chronione prawnie Ustawa o Prawie Autorskim i Prawach Pokrewnych z dn. 4 lutego 1994 (Dz.U.Nr 24 / 94 z 23lutego1994)			